


Planta Baja
escala: 1:50

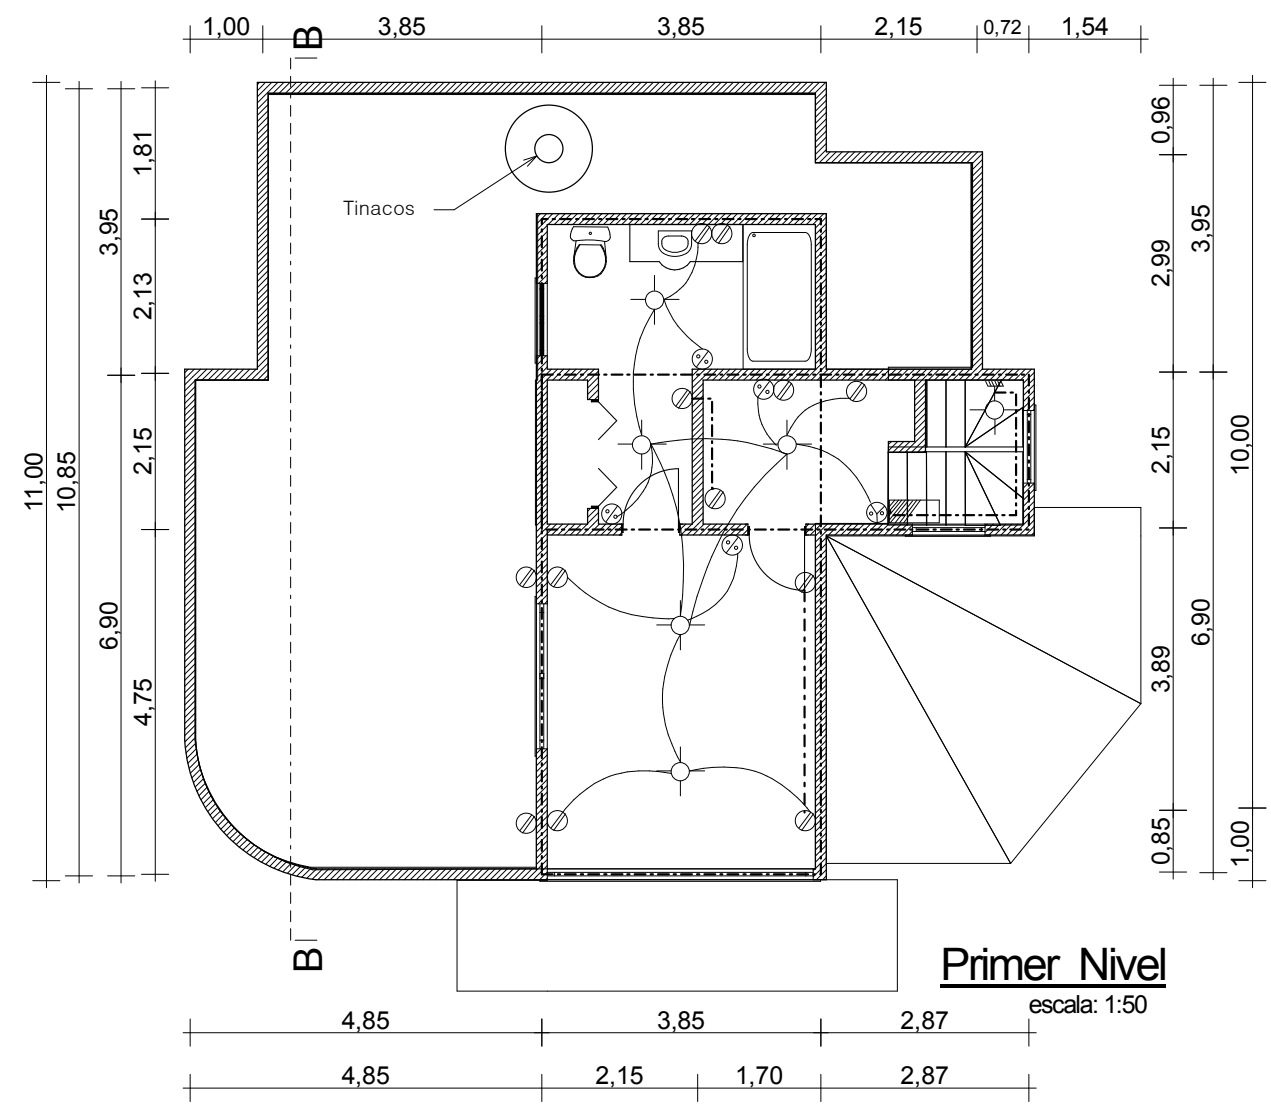

Primer Nivel
escala: 1:50

SIMBOLOGIA

	ARBOTANTE INCANDESCENTE DE CENTRO
	SALIDA INCANDESCENTE DE CENTRO
	CONTACTO SENCILLO
	APAGADOR
	INTERRUPTOR DE 2 X 30 AMPERES
	MEDIDOR
	TABLERO DE DISTRIBUCION
	LINEA ENTUBADA POR LOSA
	LINEA ENTUBADA POR PISOS Y MUROS
	ACOMETIDA
	TABLERO PRINCIPAL

NOTA:

- EL CABLEADO PRINCIPAL POR LOSAS Y QUE SUMINISTRA LOS CONTACTOS.USARÁN CABLE DEL No.12.deI TIPO ANTINFLAMABLE.
- LOS REGRESOS HACIA LOS APAGADORES USARÁN CABLE DEL No. 14.TAMBIEN DE COBRE Y DEL TIPO ANTINFLAMABLE.
- LOS APAGADORES TENDRAN UNA ALTURA DE 1,20 MTS .CON RESPE CTO AL NIVEL DEL PISO.
- LOS CONTACTOS TENDRAN UNA ALTURA DE 45 CMS.CON RESPECTO AL NIVEL DEL PISO.

Notas:

CUADRO DE AREAS:

AREA DE TERRENO: 455,00 m2

AREAS DE CONSTRUCCION

Planta Baja;	118.73 m2
Primer Nivel;	42.83 m2
TOTAL CONSTRUCCION	161.56 m2

ELECTRICO

Propietario:

Planos Arquitectonicos.net

Ubicacion:

Planos Arquitectonicos.net

Perito:

Planos Arquitectonicos.net

Escalar:

Fechar:

Acoación: